


**Agenzia del Territorio
CATASTO FABBRICATI
Ufficio Provinciale di
Bari**

Dichiarazione protocollo n. BA0112294 del 22/03/2006	
Planimetria di u.i.u. in Comune di Andria	
Strada A Denominarsi	civ. SNC
Identificativi Catastali:	Compilata da: Tesoro Giuseppe
Sezione:	Iscritto all'albo: Ingegneri
Foglio: 21	Prov. Bari
Particella: 4278	N. 5241
Subalterno: 3	

Scheda n. 1 Scala 1:200

PIANTA PIANO PRIMO
H= mt. 3.00

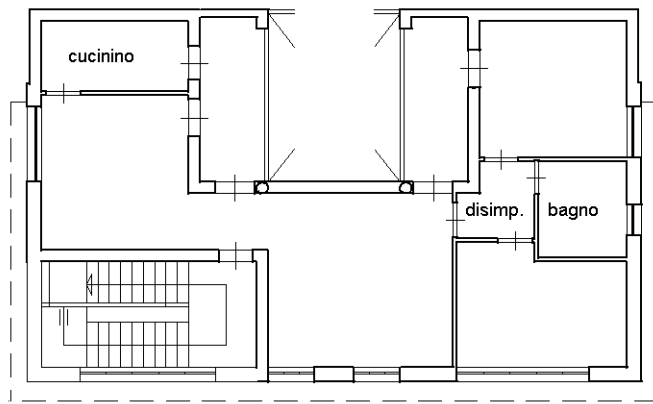

invar 01

Catasto dei Fabbricati - Situazione al 20/02/2023 - Comune di ANDRIA(A285) - < Foglio 21 - Particella 4278 - Subalterno 3 >
VIA ARISTOFANE n. SNC Piano I

Agenzia del Territorio
CATASTO FABBRICATI
 Ufficio provinciale di
Bari

Dichiarazione protocollo n. BA0112294 del 22/03/2006

Planimetria di u.i.u. in Comune di Andria

Strada A Denominarsi

civ. SNC

Identificativi Catastali:

Sezione:

Foglio: 21

Particella: 4278

Subalterno: 1

Compilata da:

Tesoro Giuseppe

Iscritto all'albo:

Ingegneri


Prov. Bari

N. 5241

Data: 20/02/2023 - n. T383348 - Richiedente: SVNVLR61H25L328A
 Totale schede: 2 - Formato di acquisizione: A3(297x420) - Formato stampa richiesta: A3(297x420)
 Ultima planimetria di:


Data: 20/02/2023 - n. T383348 - Richiedente: SVNVLR61H25L328A

n. 1 Scala 1: 200

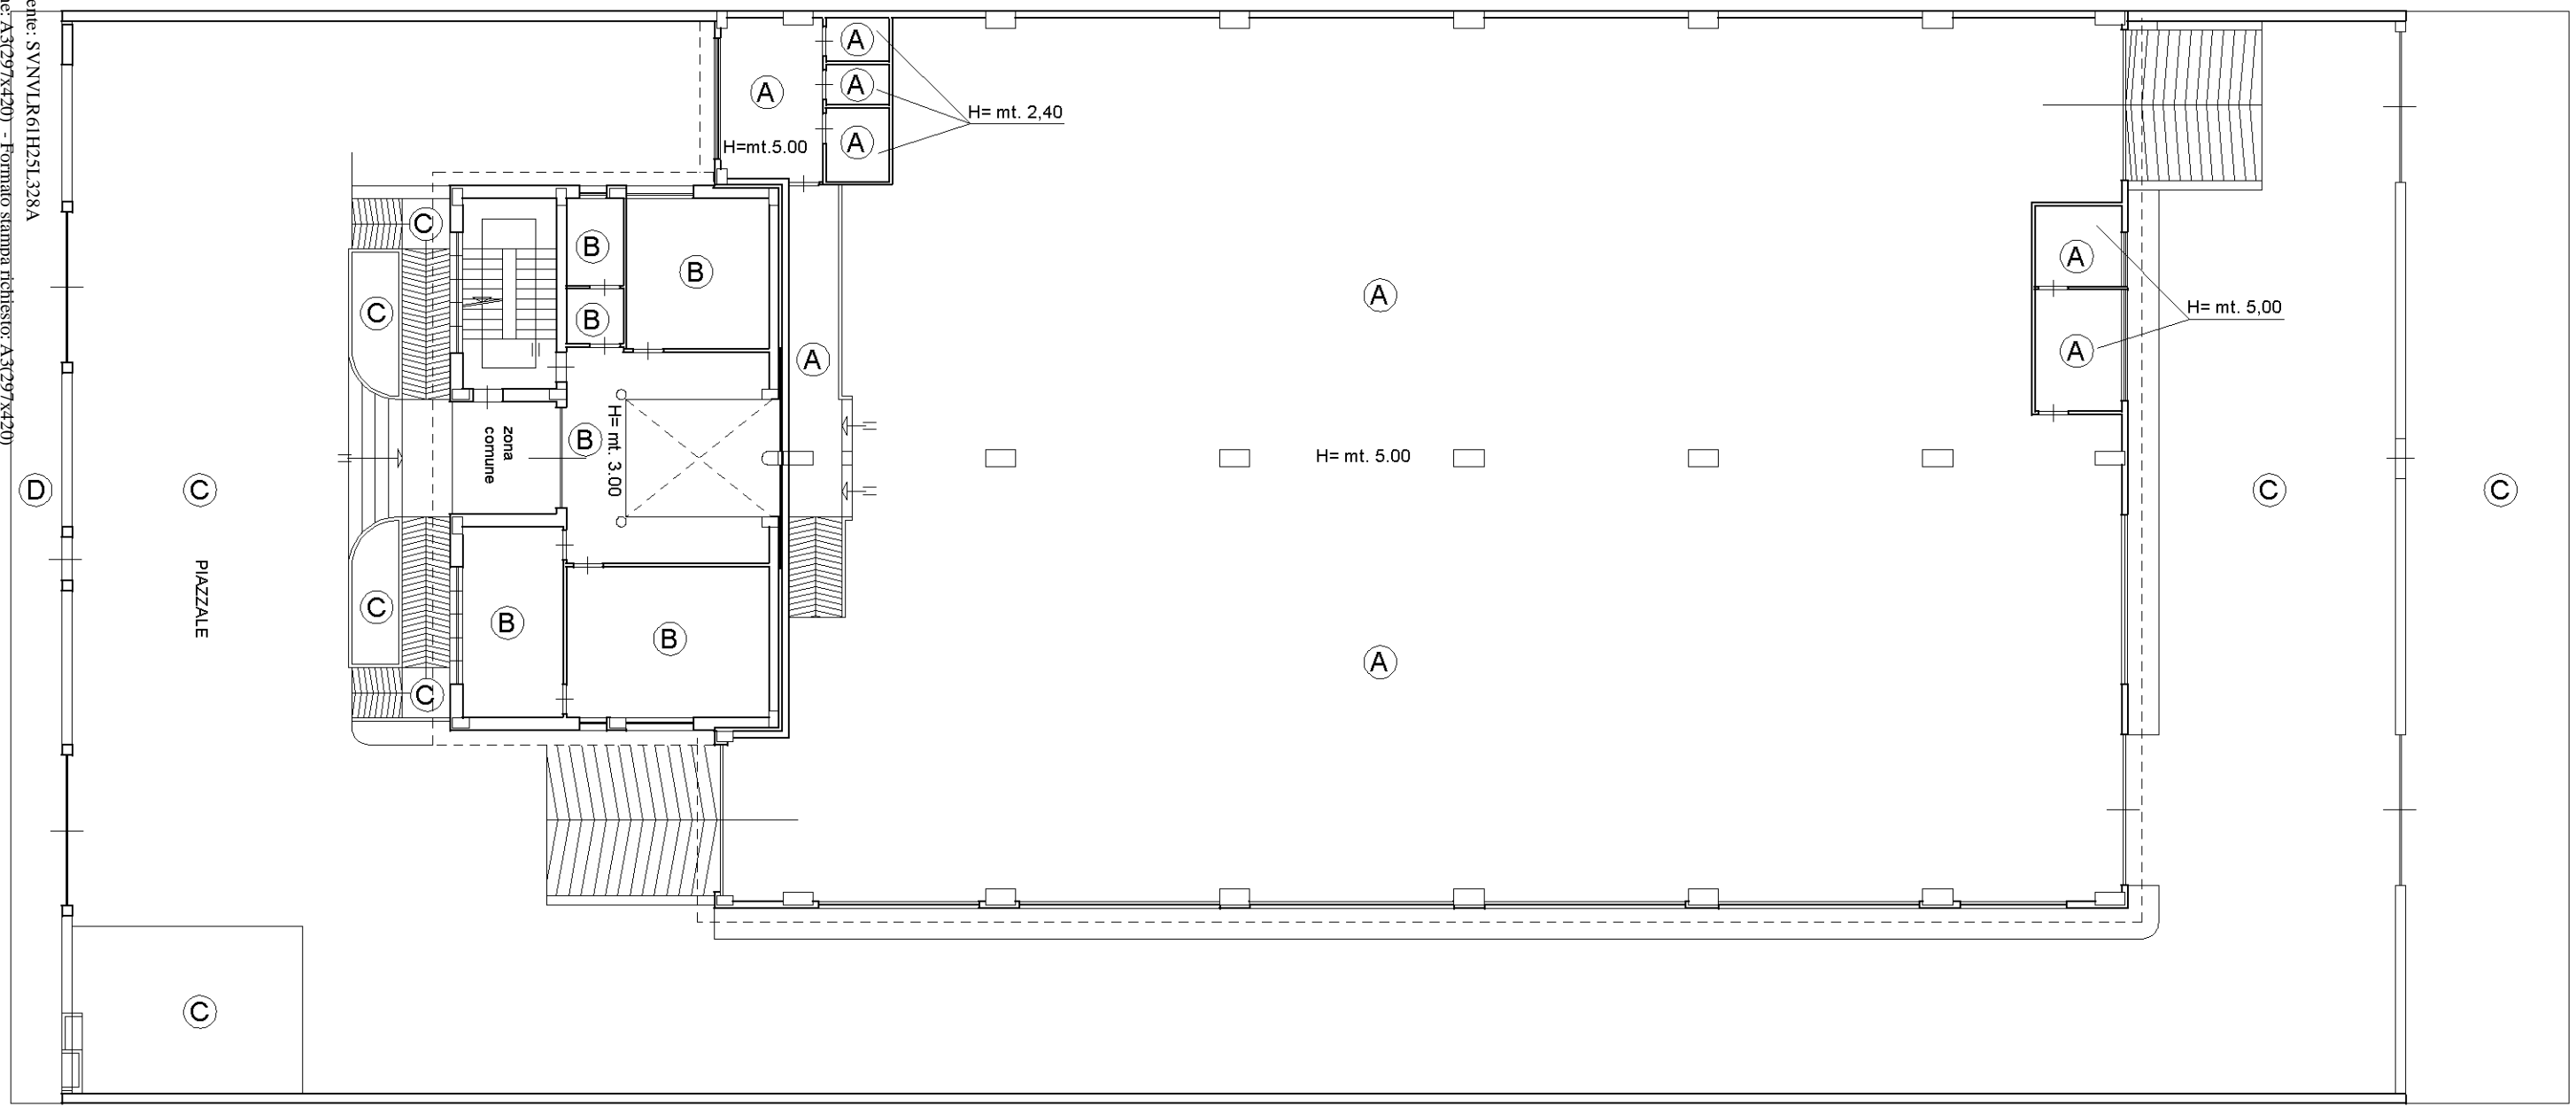

Legenda

- A - zona deposito - lavorazione - bagni - anti e spogliatoi
- B - uffici e bagni
- C - piazzale esterno - rampe - fioriere - parcheggio - arretramento
- D - marciapiede privato ad uso pubblico

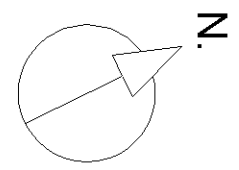


PIANTA PIANO TERRAZZATO

**Agenzia del Territorio
CATASTO FABBRICATI
Ufficio Provinciale di
Bari**


Dichiarazione protocollo n. BA0112294 del 22/03/2006	
Planimetria di u.i.u. in Comune di Andria	
Strada A Denominarsi	civ. SNC
Identificativi Catastali:	Compilata da: Tesoro Giuseppe
Sezione:	Iscritto all'albo: Ingegneri
Foglio: 21	Prov. Bari
Particella: 4278	N. 5241
Subalterno: 1	

Scheda n. 2 Scala 1:200

PIANTA PIANO INTERRATO 1
H= mt. 2.80

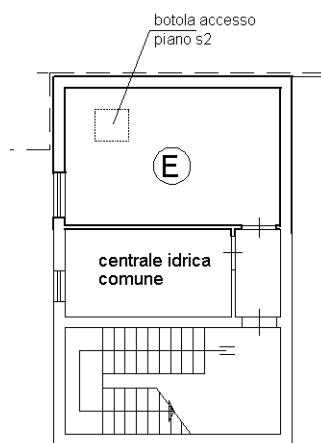

PIANTA PIANO INTERRATO 2
H= mt. 2.80

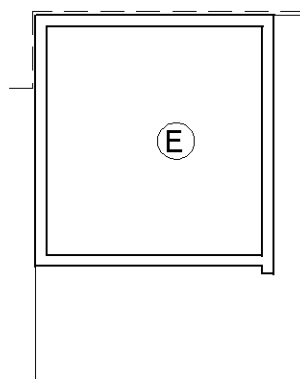

Legenda
E- cisterna riserva idrica e centrale idrica antincendio

